


MAPA DO CELÓW PROJEKTOWYCH
SKALA 1 : 500

DZ 4150/2013
Układ współrzędnych 1985, Strzef 2, układ wysokości Kronstadt
arkusz mapy 284.113.1143
powiat garwoliński
Jednostka ewid. 140302, 1. Łaskarzew
Obręb: 140302, 1.0001, 1. Łaskarzew
M. Łaskarzew
dla składowiska 39471, 4028, 245/16, 729, 718
Wykonawca: górczka inżynierów Laskar, Jedak, upr. nr. 14992
Mapa opracowana dnia 2013-09-16

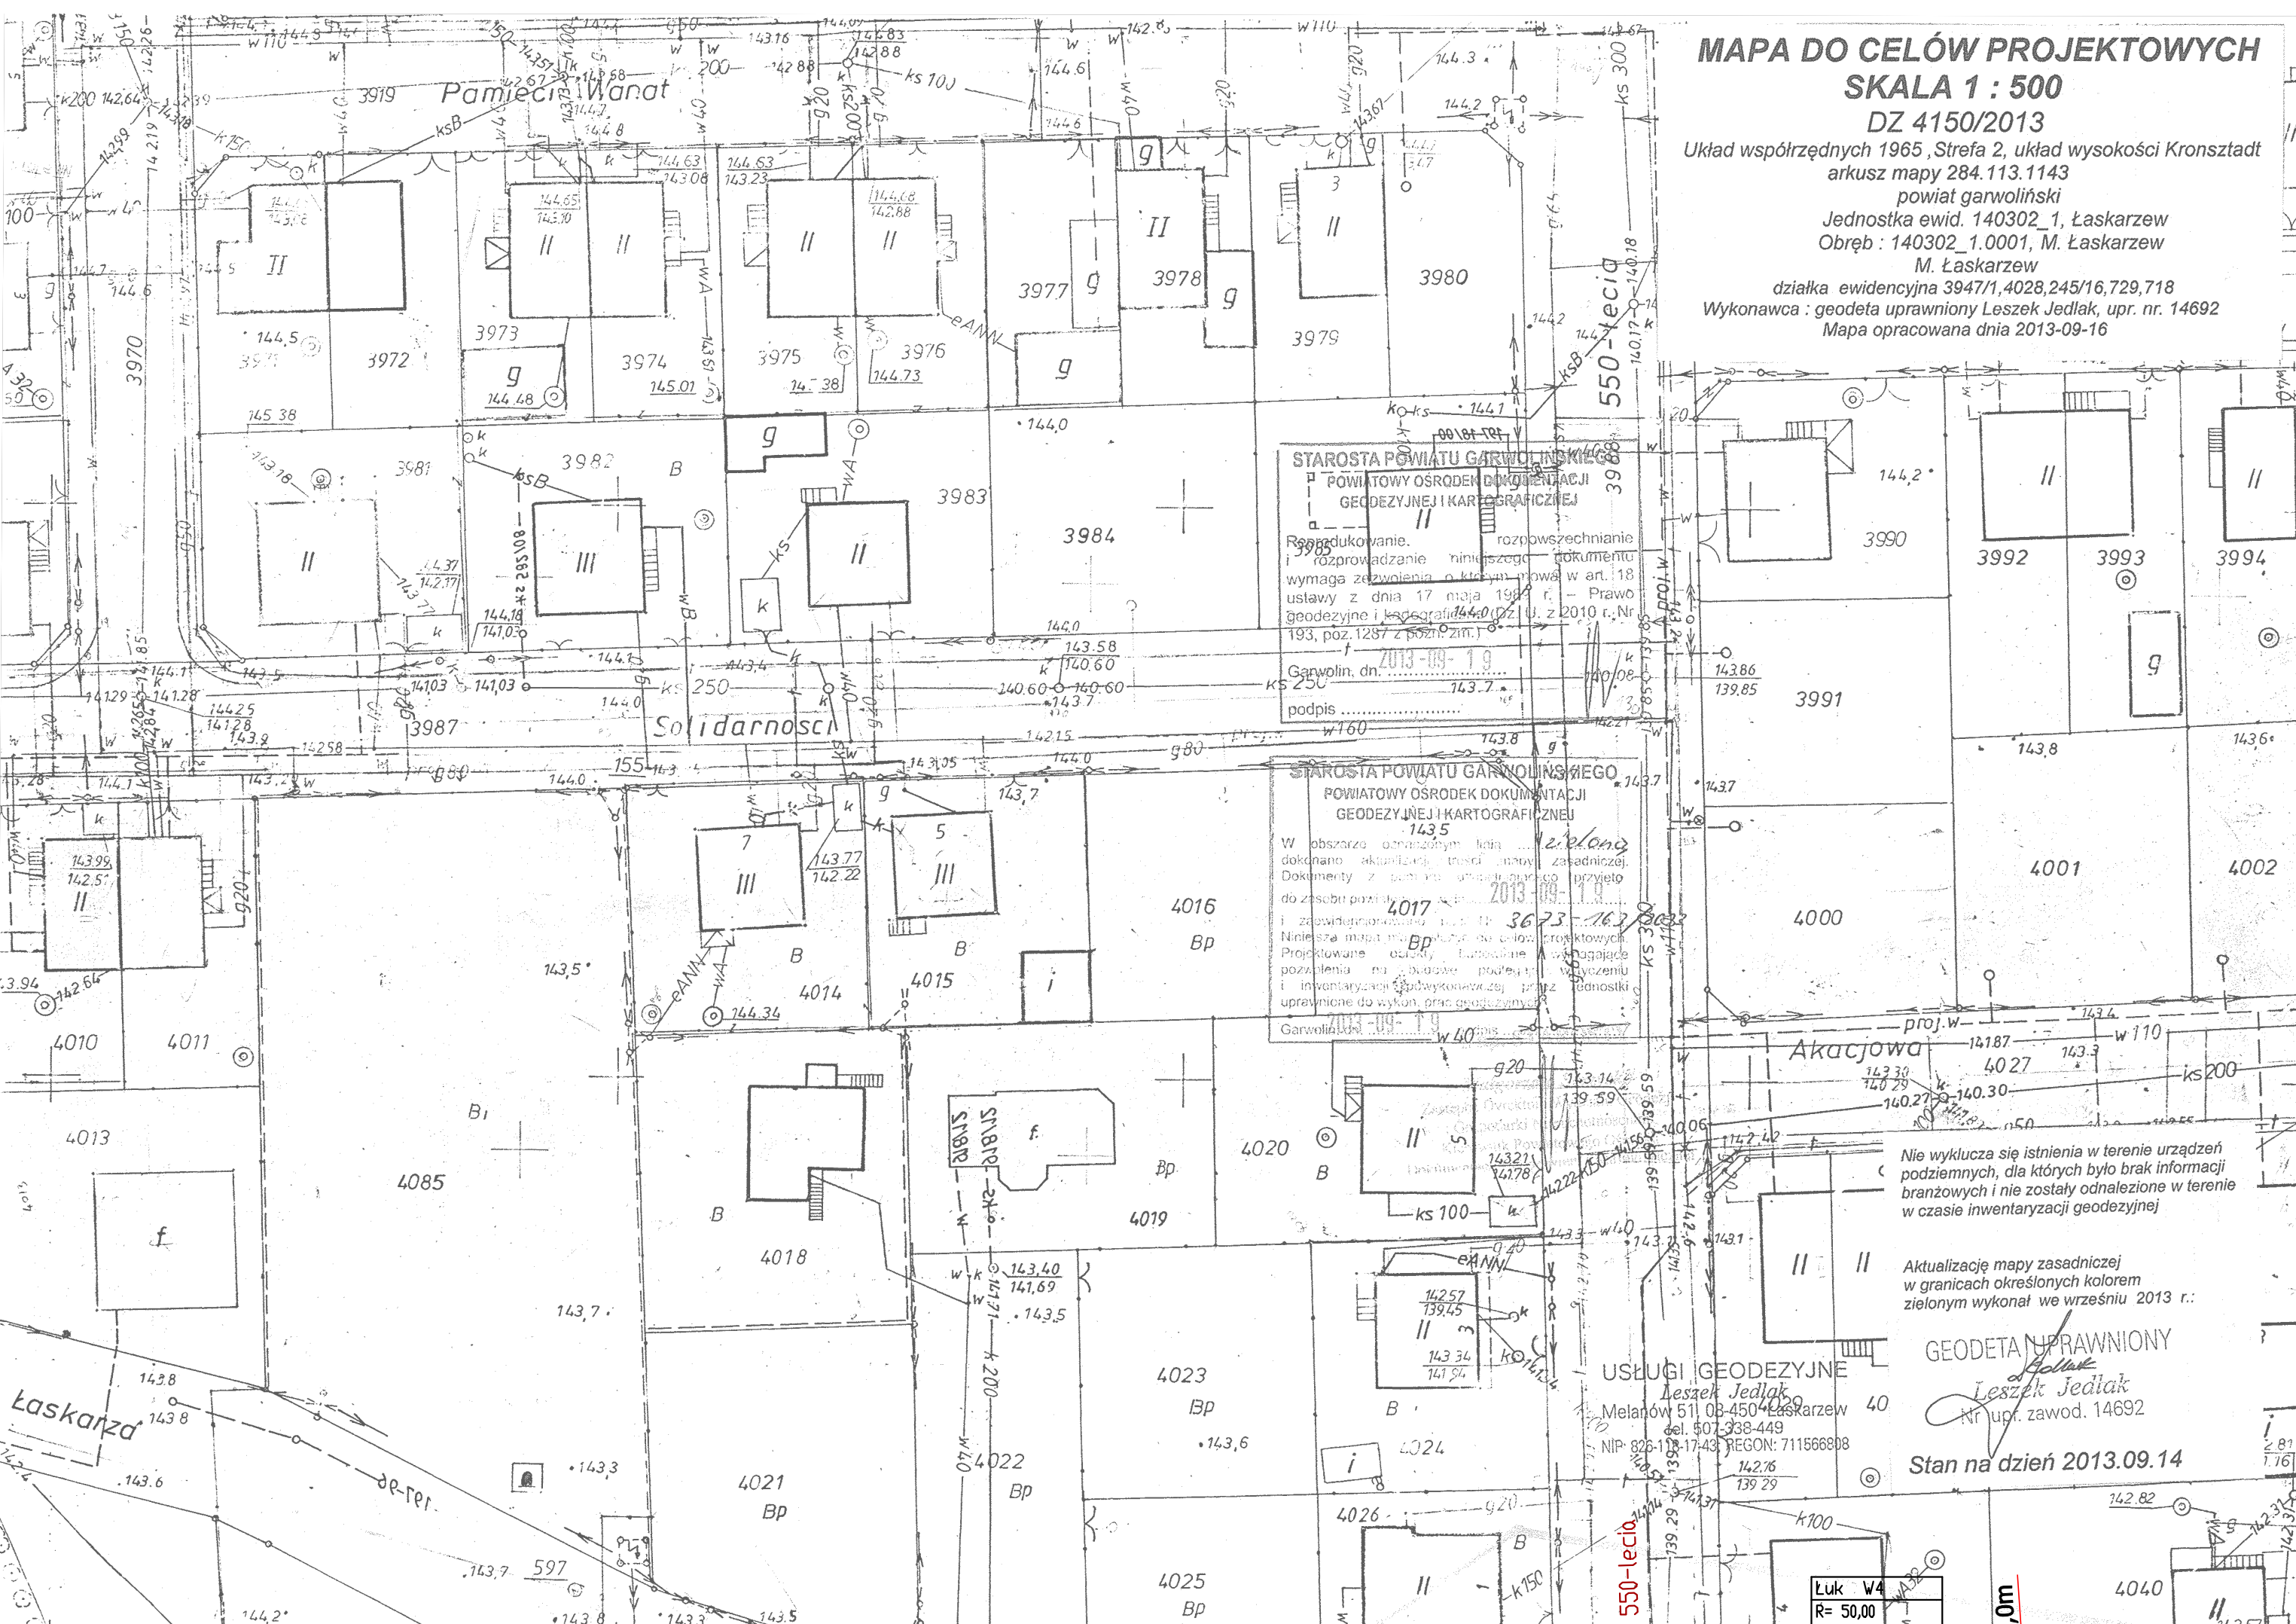

MAPA DO CELÓW PROJEKTOWYCH
SKALA 1 : 500

DZ 4150/2013
Układ współrzędnych 1985, Strzef 2, układ wysokości Kronstadt
arkusz mapy 284.113.1143
powiat garwoliński
Jednostka ewid. 140302, 1. Łaskarzew
Obręb: 140302, 1.0001, 1. Łaskarzew
M. Łaskarzew
dla składowiska 39471, 4028, 245/16, 729, 718
Wykonawca: górczka inżynierów Laskar, Jedak, upr. nr. 14992
Mapa opracowana dnia 2013-09-16




MAPA DO CELÓW PROJEKTOWYCH
SKALA 1 : 500

DZ 4150/2013
Układ współrzędnych 1985, Strzef 2, układ wysokości Kronstadt
arkusz mapy 284.113.1621
powiat garwoliński
Jednostka ewid. 140302, 1. Łaskarzew
Obręb: 140302, 1.0001, 1. Łaskarzew
M. Łaskarzew
dla składowiska 39471, 4028, 245/16, 729, 718
Wykonawca: górczka inżynierów Laskar, Jedak, upr. nr. 14992
Mapa opracowana dnia 2013-09-16

MAPA DO CELÓW PROJEKTOWYCH
SKALA 1 : 500

DZ 4150/2013
Układ współrzędnych 1985, Strzef 2, układ wysokości Kronstadt
arkusz mapy 284.113.1622
powiat garwoliński
Jednostka ewid. 140302, 1. Łaskarzew
Obręb: 140302, 1.0001, 1. Łaskarzew
M. Łaskarzew
dla składowiska 39471, 4028, 245/16, 729, 718
Wykonawca: górczka inżynierów Laskar, Jedak, upr. nr. 14992
Mapa opracowana dnia 2013-09-16

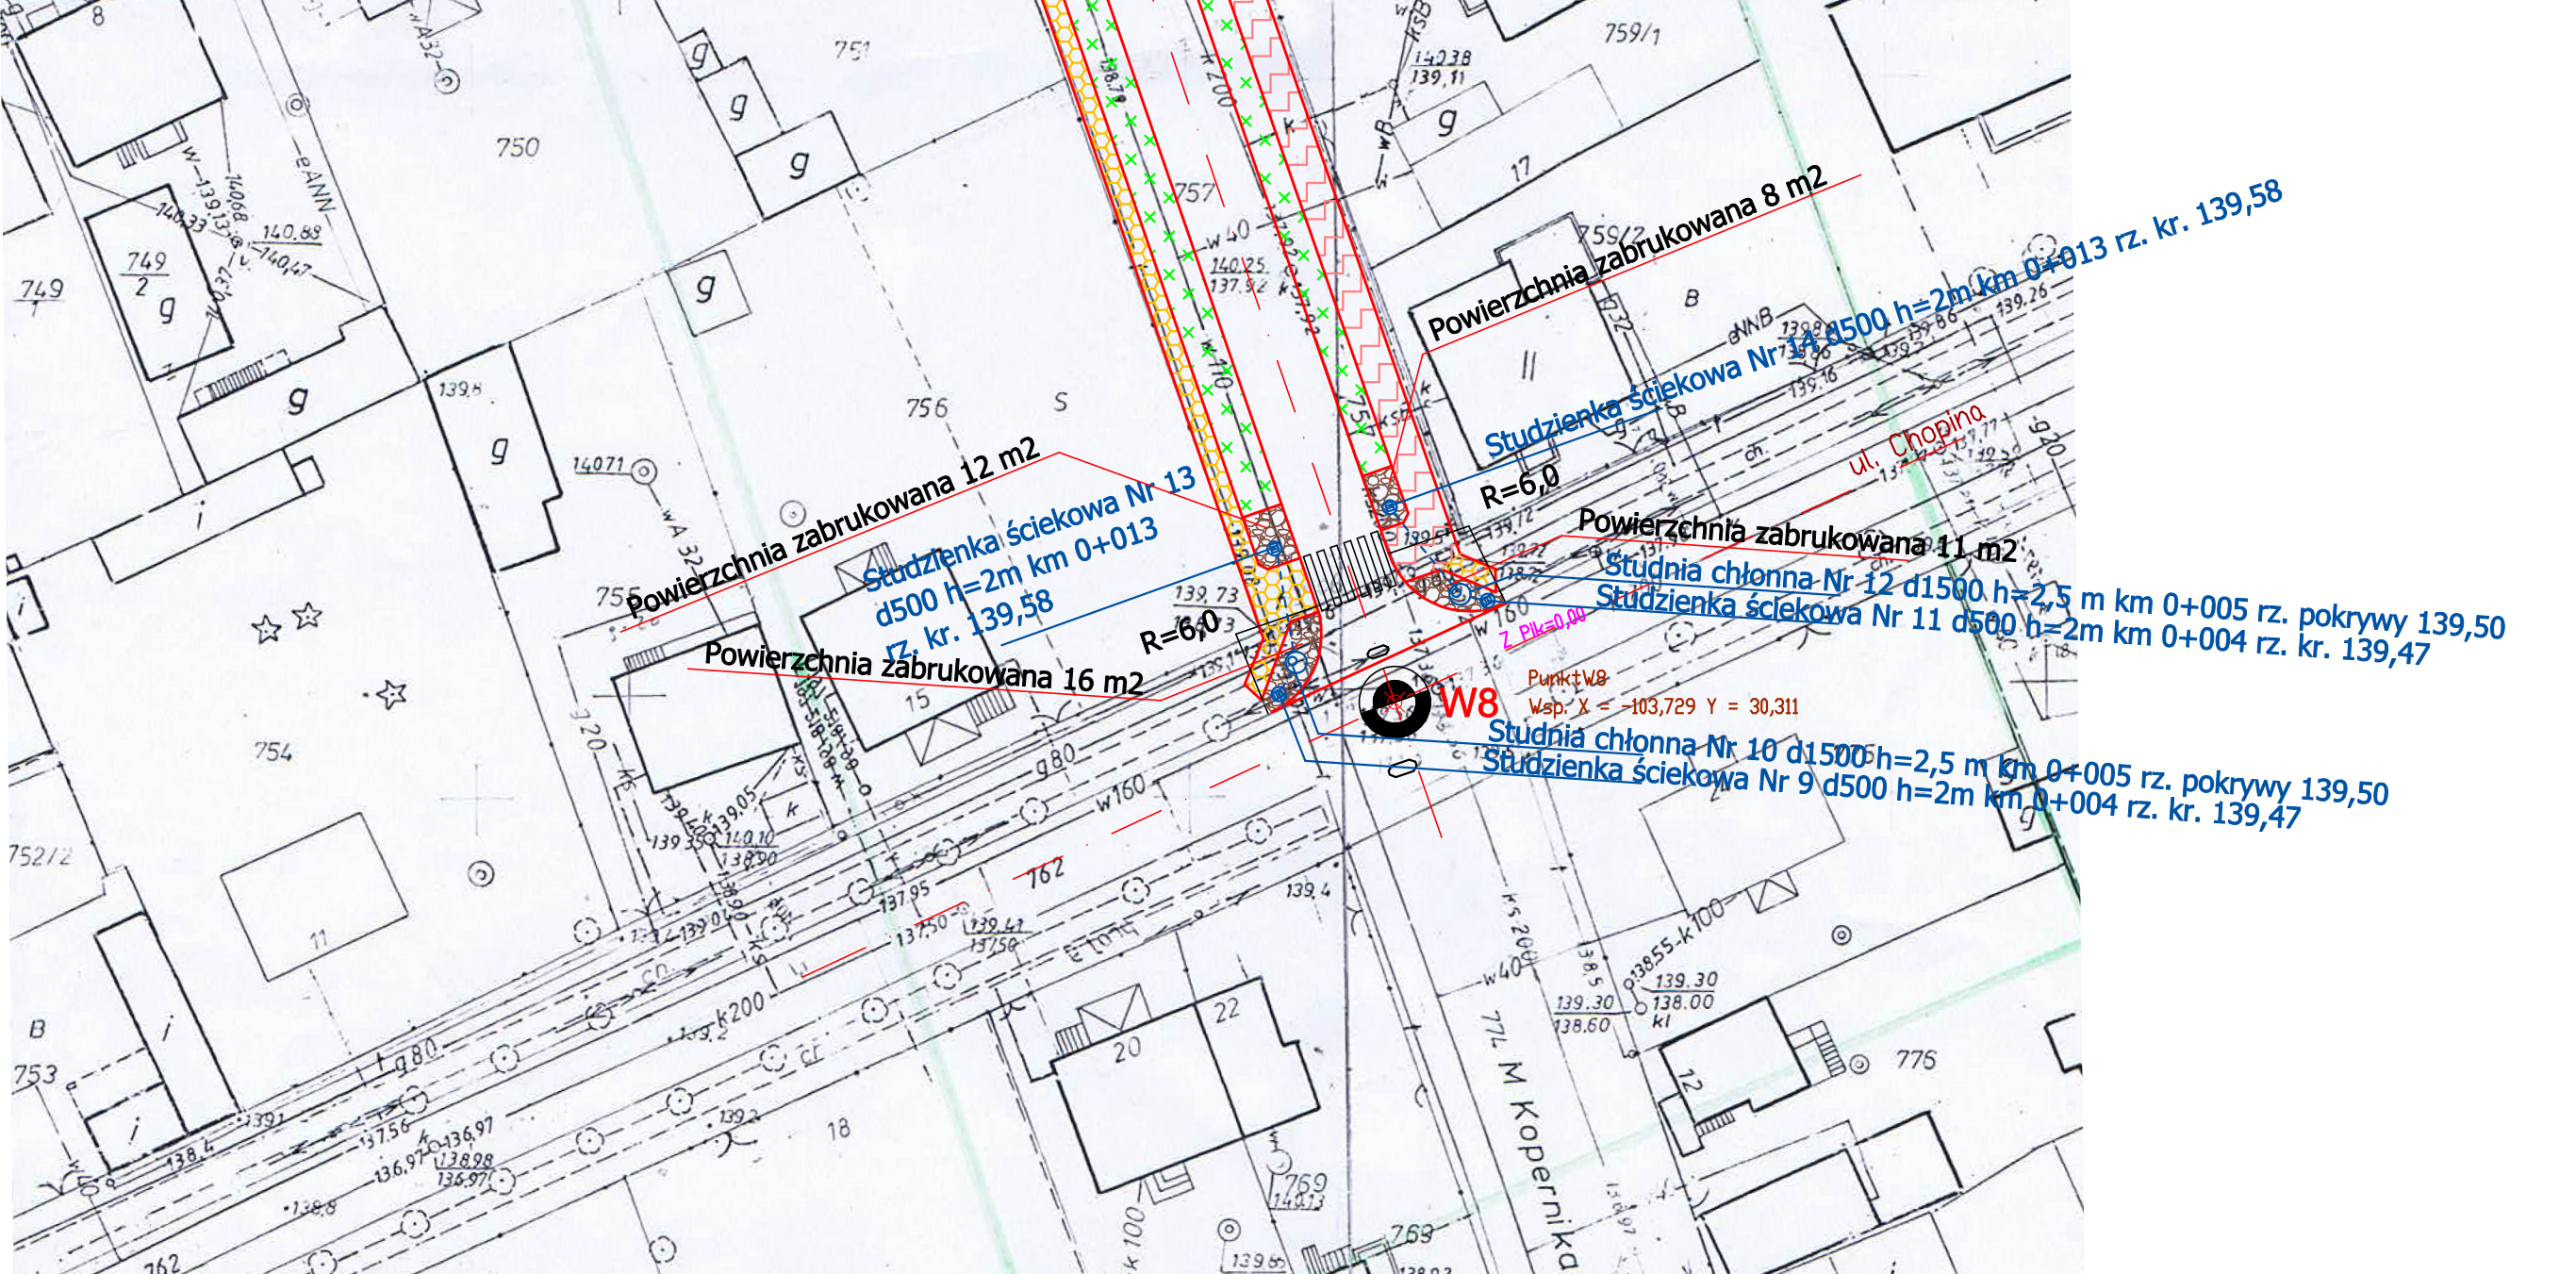

LEGENDA

- jezdnia
- chodnik
- ścieżka pieszo-rowerowa
- zjazdy
- zielen
- powierzchnia zabudowana
- studzienka ściekowa d500
- studnia chłonna d1500
- przykanalik d200

Nazwa projektu	Projekt budowlany ciągu komunikacyjnego ulic: Jagiello, Kopernika, Laskarzewa i Lipowej w Łaskarzewie
Investor	MIASTO ŁASKARZEW
Wykonawca	Nadzór Budowlany Zdzisław Zaleski
Rynek	PLAN ZAGOSPODAROWANIA TERENU
Skala	Skala 1:500 Wzrzesień 2013 Rysunek 1
Projektant	mgr inż. Krynka Suwara upr. Wz-793/04
Sprowadzyciel	mgr inż. Agnieszka Kowalczyk-Suwara upr. MAZ/0403/POOD/10